

# UNIONE DEI COMUNI DELLA BASSA VALLE DEL TIRSO E GRIGHINE

## ADEGUAMENTO DELLA NUOVA SEDE DELL' UNIONE DEI COMUNI DELLA BASSA VALLE DEL TIRSO E GRIGHINE



### **Progetto definitivo-esecutivo**

ELABORATI GRAFICI  
*PROGETTO:*  
*IMPIANTO DI ILLUMINAZIONE DI*  
*EMERGENZA*

**Allegato B**

***Tavola 3.4***

IL PROGETTISTA  
Ing. Salvatore Carta

Scala

**1:75**


Data

**Gennaio 2018**

IL PRESIDENTE  
Dott. Nicola Cherchi

IL RESPONSABILE DEL SERVIZIO  
Giovanni Pes

PIANTA PIANO TERRA  
Sc. 1:75

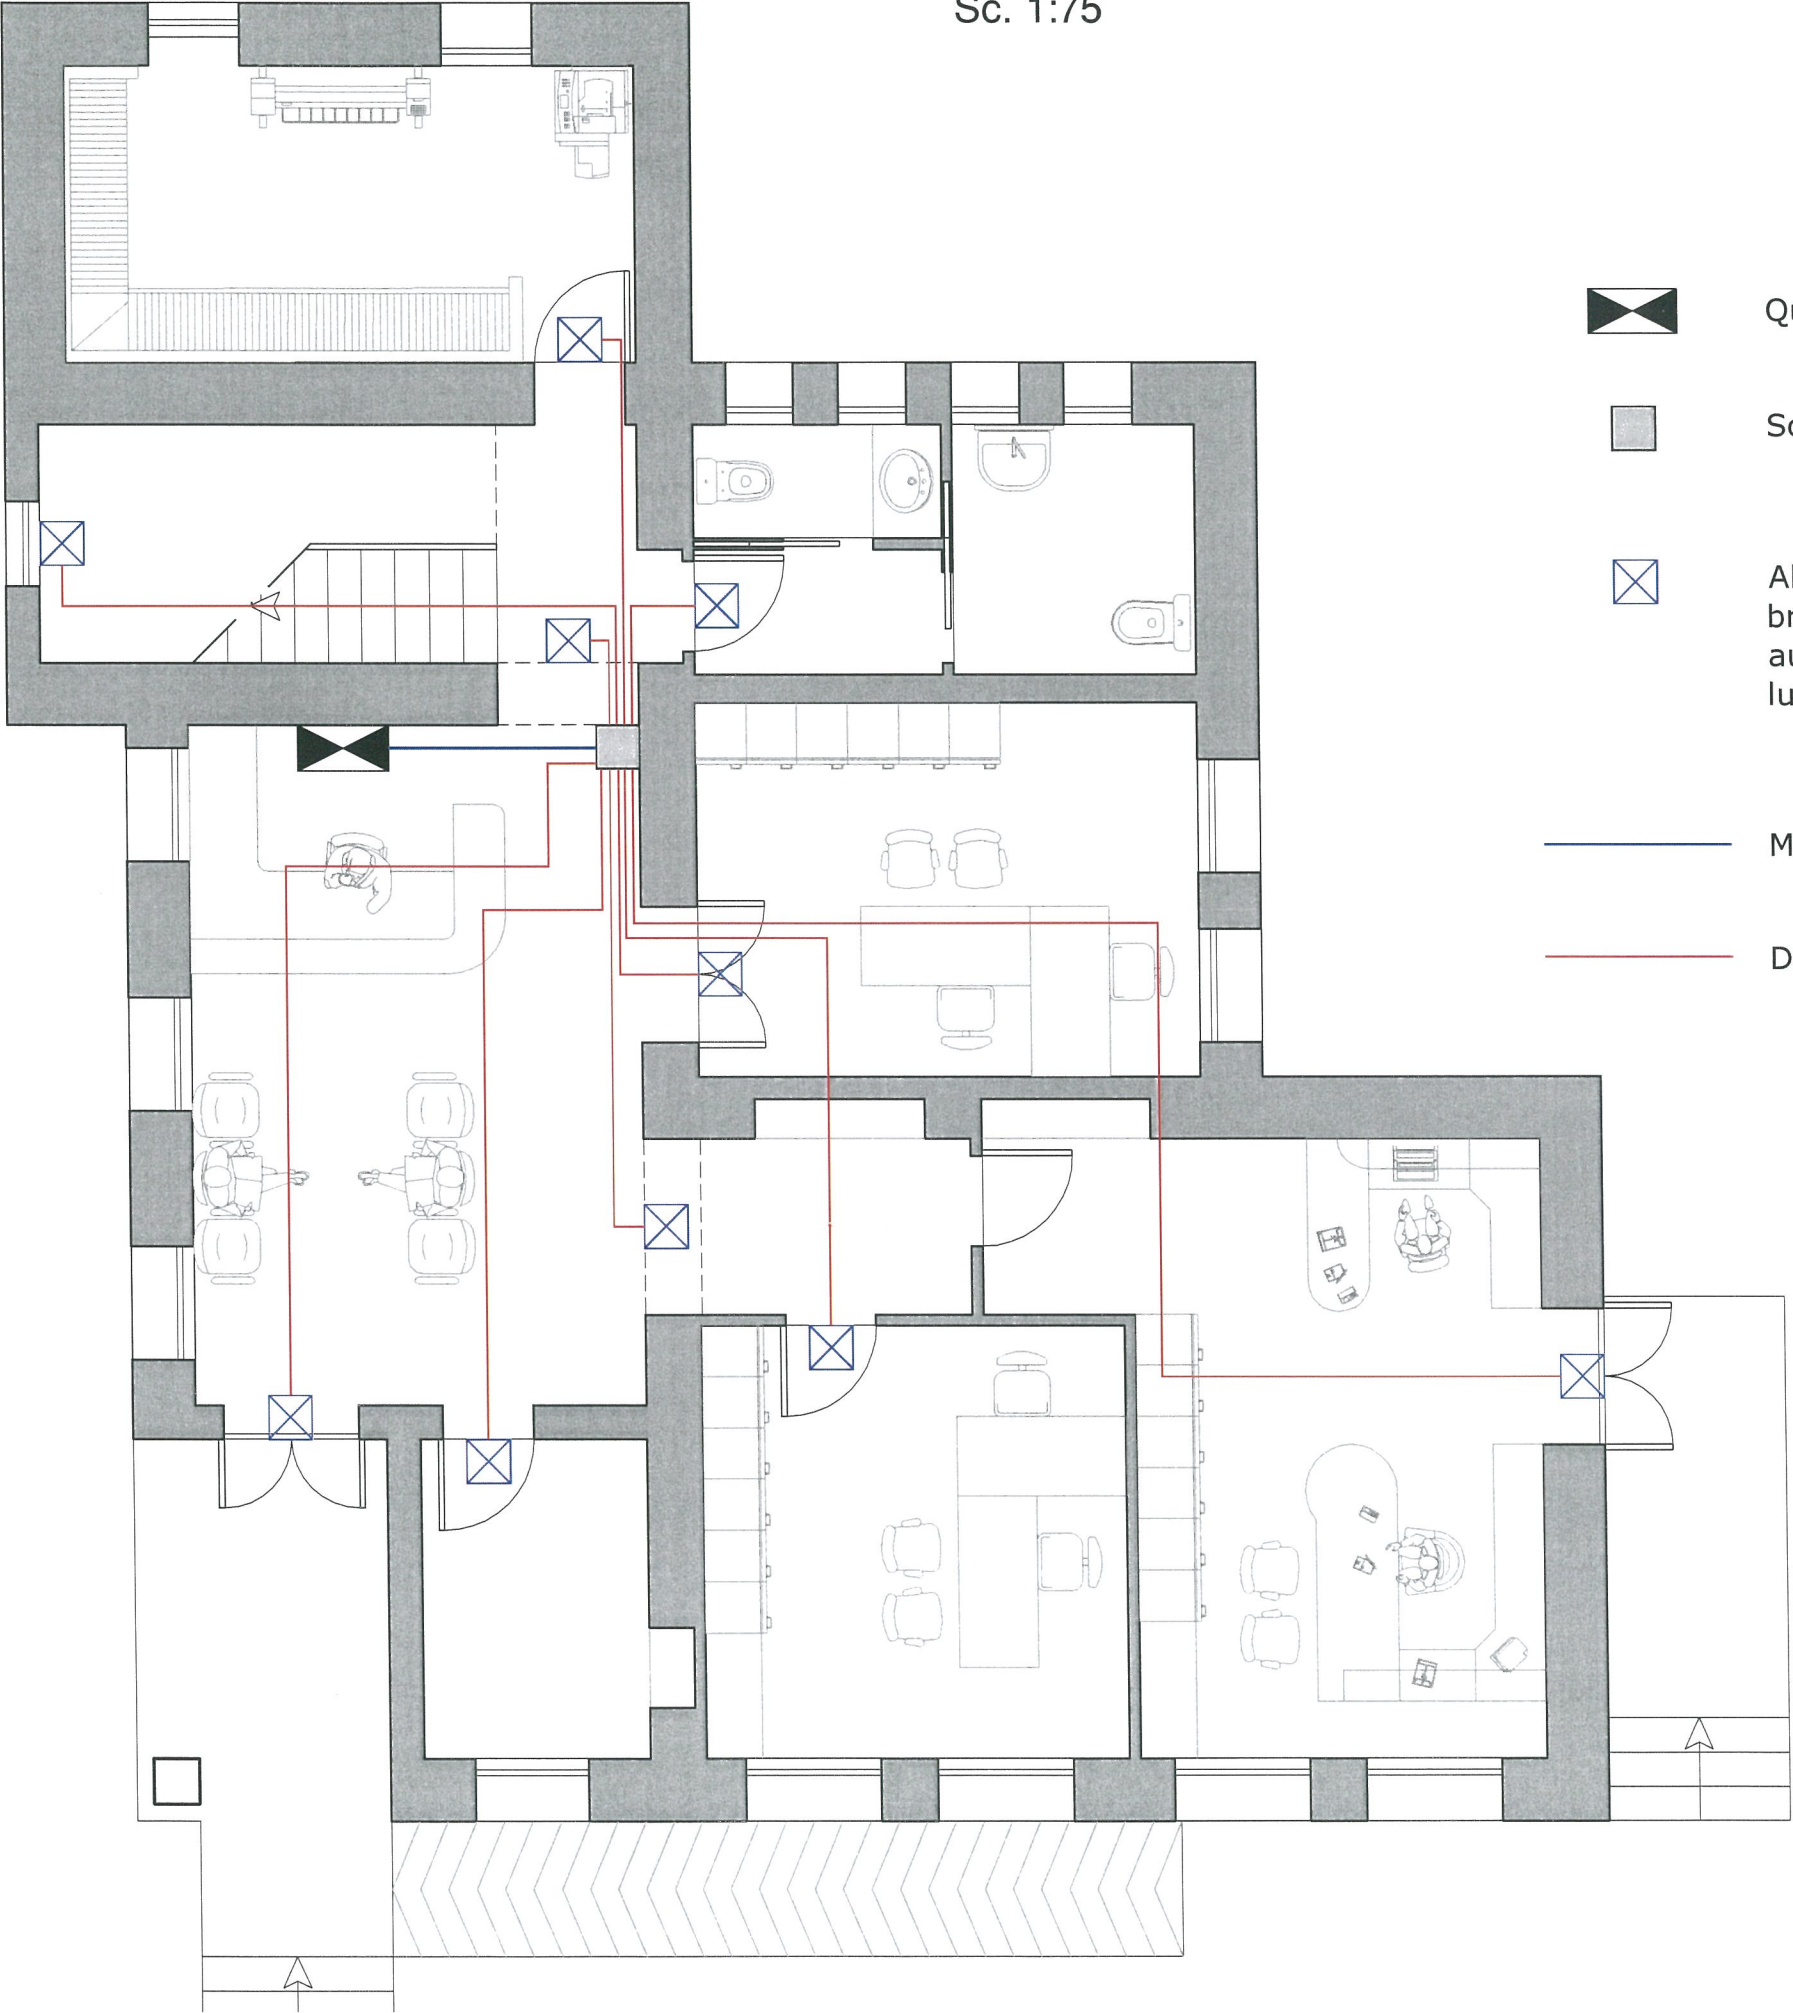

Quadro elettrico



Scatola di derivazione



Alimentazione di sicurezza ad interruzione breve; ( $\leq 0,5$  sec.); tempo di ricarica 12 h; autonomia 2 h; illuminamento non inferiore a 5 lux ad 1m di altezza lungo le vie di uscita.




Montante



Derivazioni



PIANTA PRIMO PIANO  
Sc. 1:75

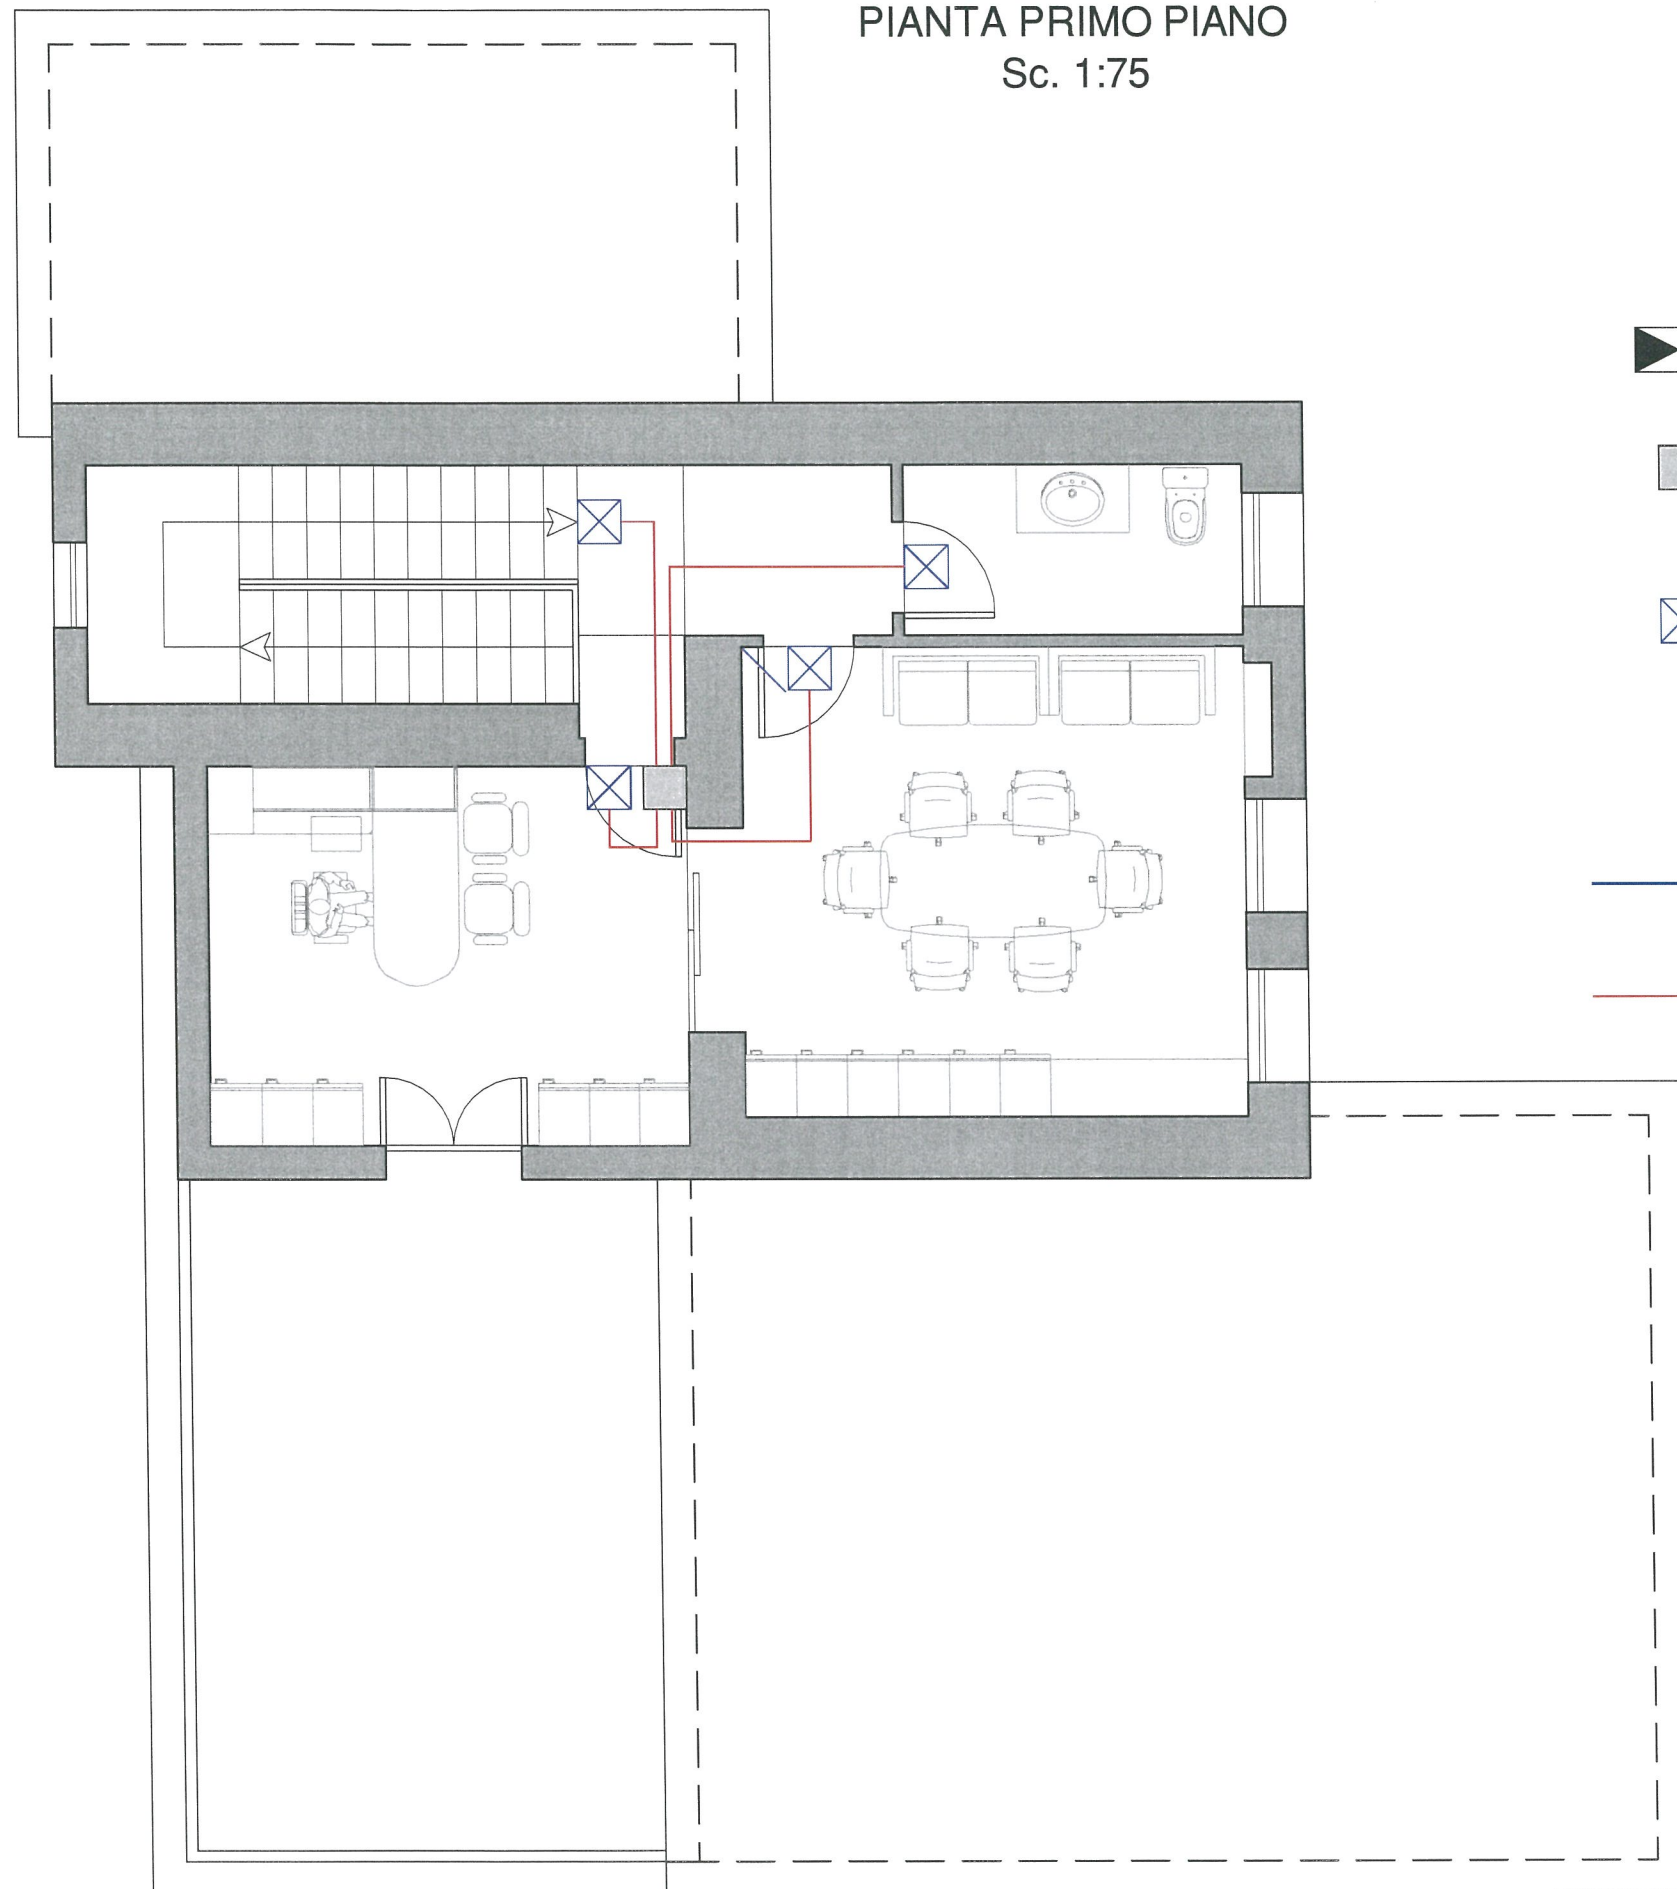

Quadro elettrico



Scatola di derivazione



Alimentazione di sicurezza ad interruzione breve; ( $\leq 0,5$  sec.); tempo di ricarica 12 h; autonomia 2 h; illuminamento non inferiore a 5 lux ad 1m di altezza lungo le vie di uscita.



Montante



Derivazioni